


Схема размещения инженерных сетей  
и сооружений.  
М 1:2000

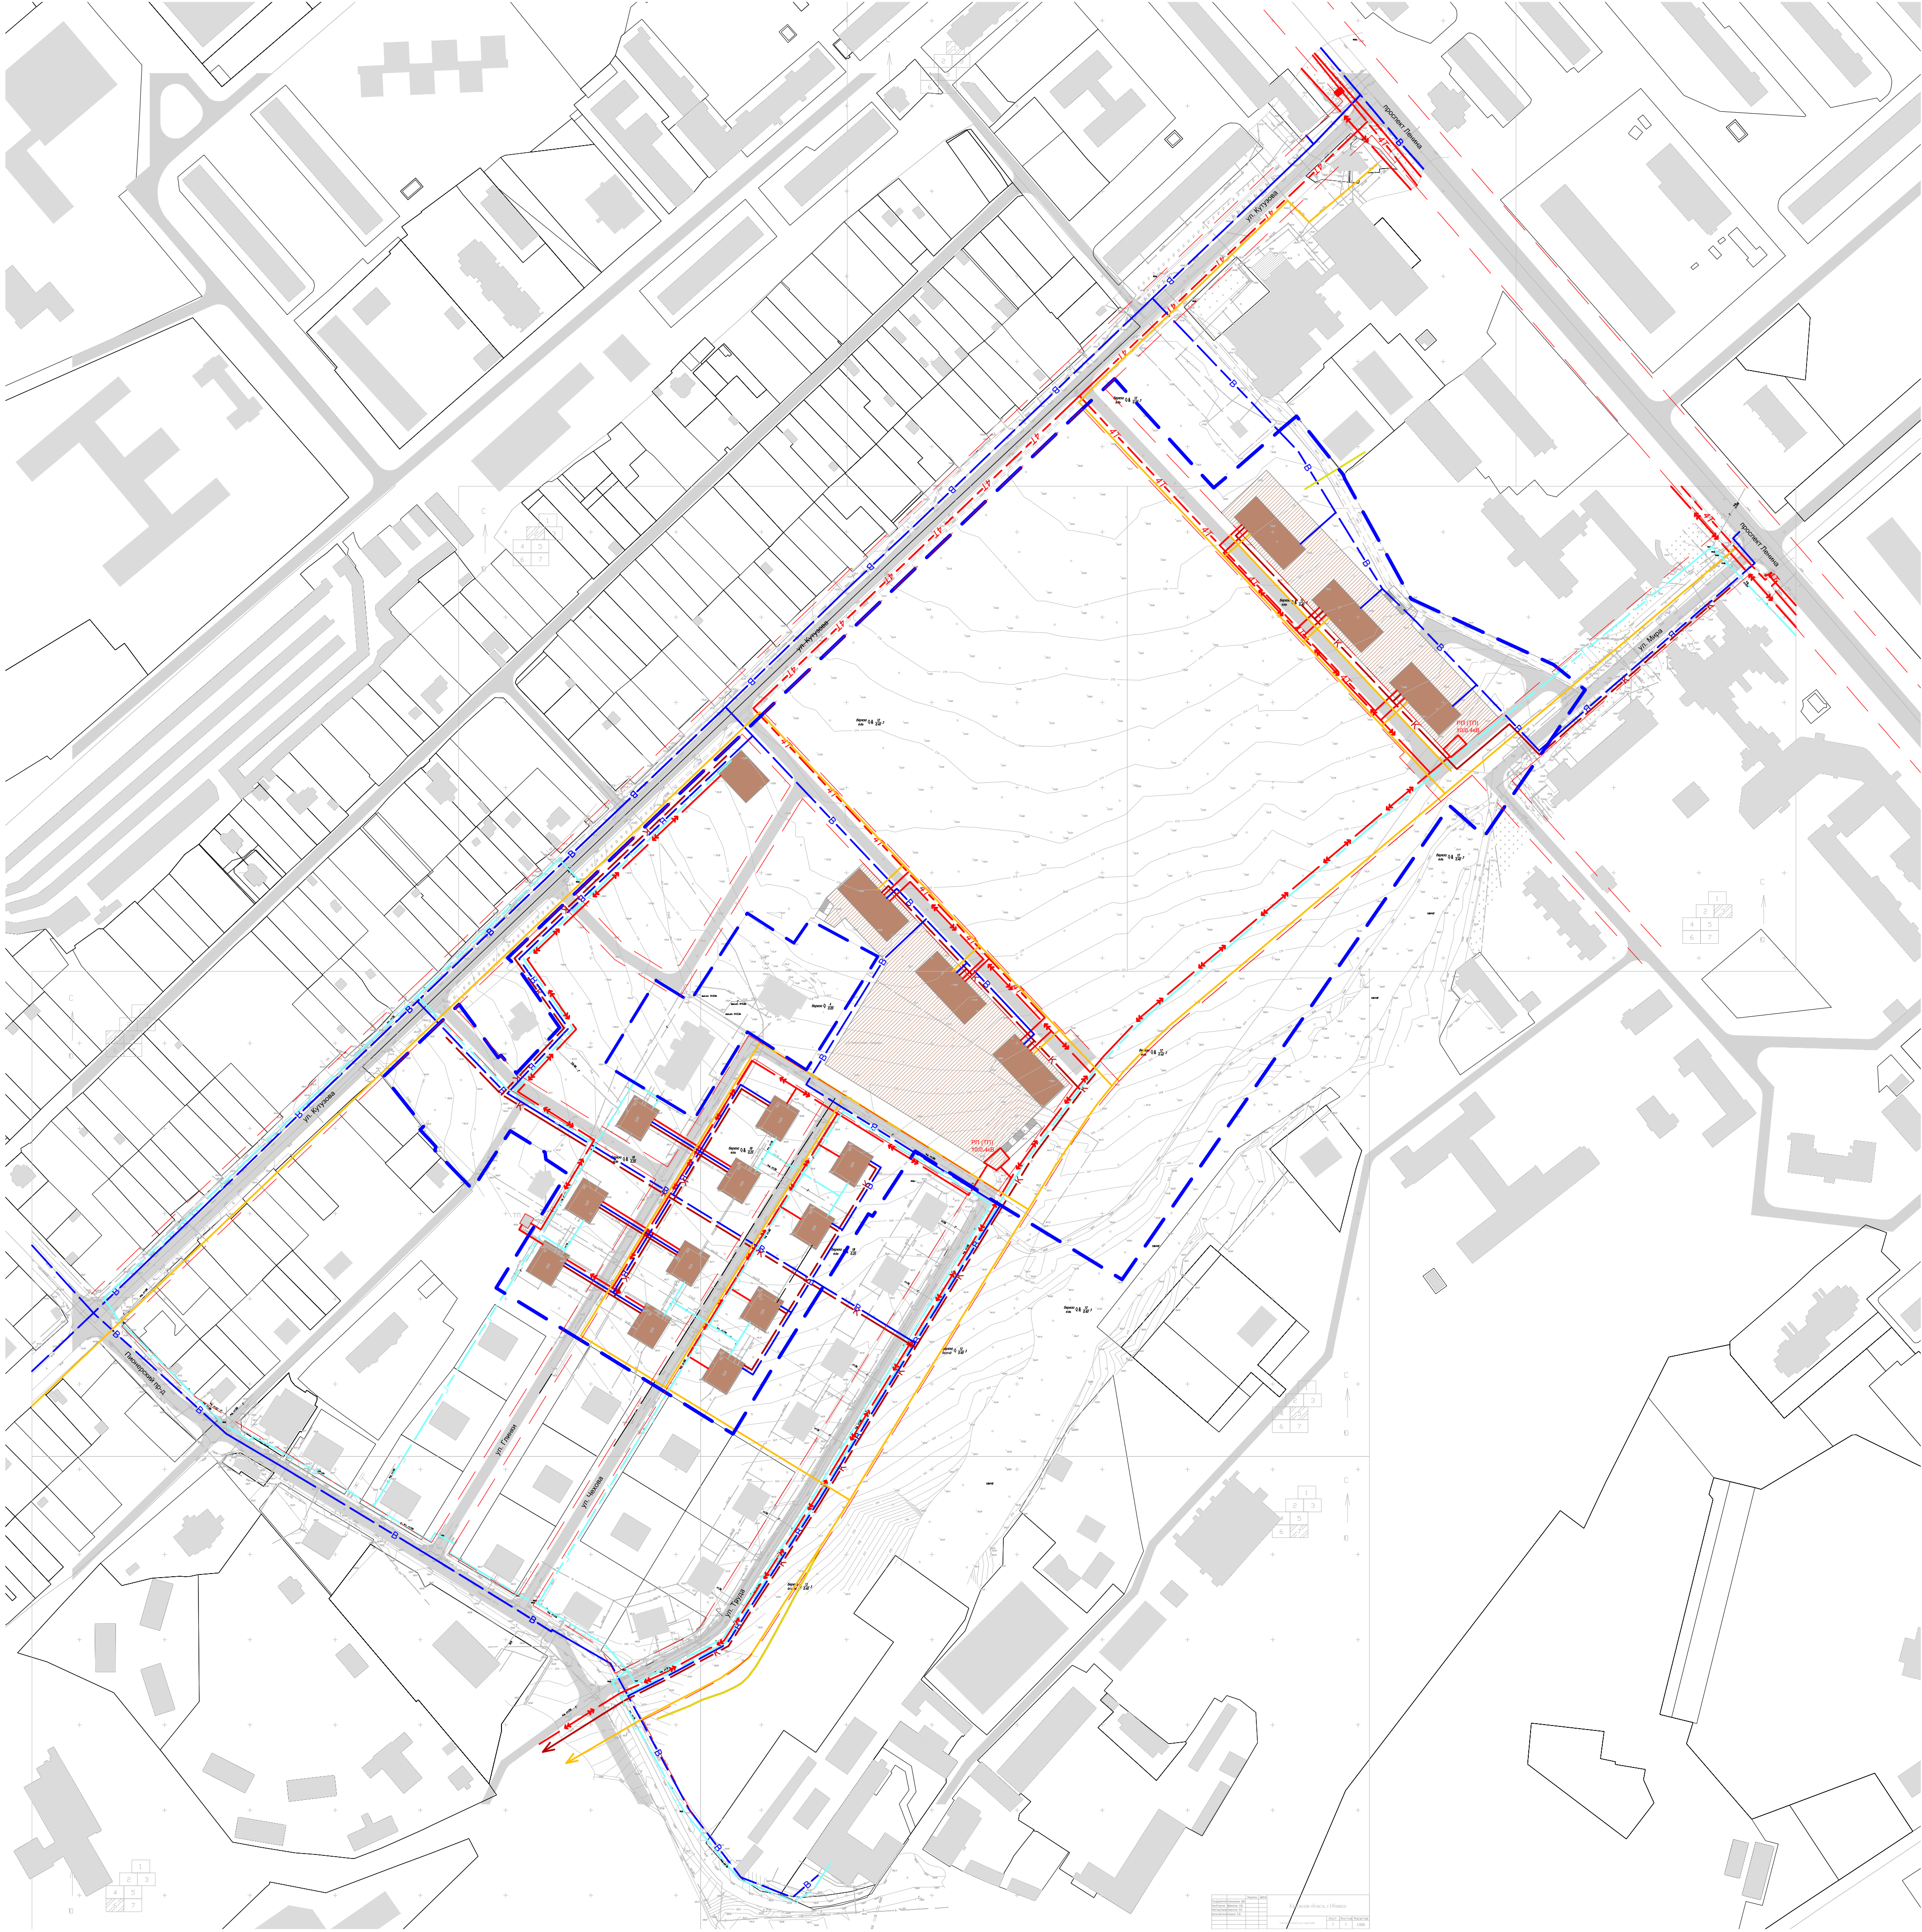

- Условные обозначения:
- границы:
- разработки ППТ
  - проектируемые красные линии застройки
- Условные обозначения:
- Правительственная связь
  - Электроснабжение
  - Канализация
  - Ливневая канализация
  - Водопровод
  - Газопровод
  - Теплотрасса
  - Проектируемые здания
  - Проектируемый стилобат
  - Существующие здания

						Заказчик: ООО "СберСтройИнвест" ППТ - 120					
						Проект: Проект планировки застроенной территории г.Обинька в границах 26 микрорайона					
Изм.	Кол.уч.	Лист	№ док.	Подпись	Дата				Стадия	Лист	Листов
ГИП		Заливский И.В.				Раздел: Материалы по обоснованию (обосновывающая часть)			ППТ		
Архитектор		Япрыцкая Л.В.									
		Виноградова-Франк И.В.									
		Савельева Ю.Л.				Чертеж: Схема расположения инженерных сетей и сооружений. М 1:2000			ООО "Яузпроект"		
Архитектор		Астафуров И.А.									
Проверил											